

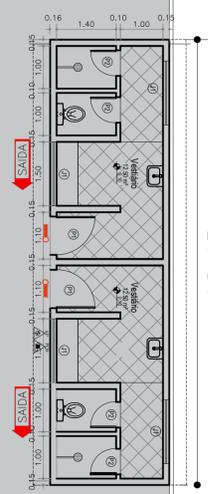


45.00

28.00

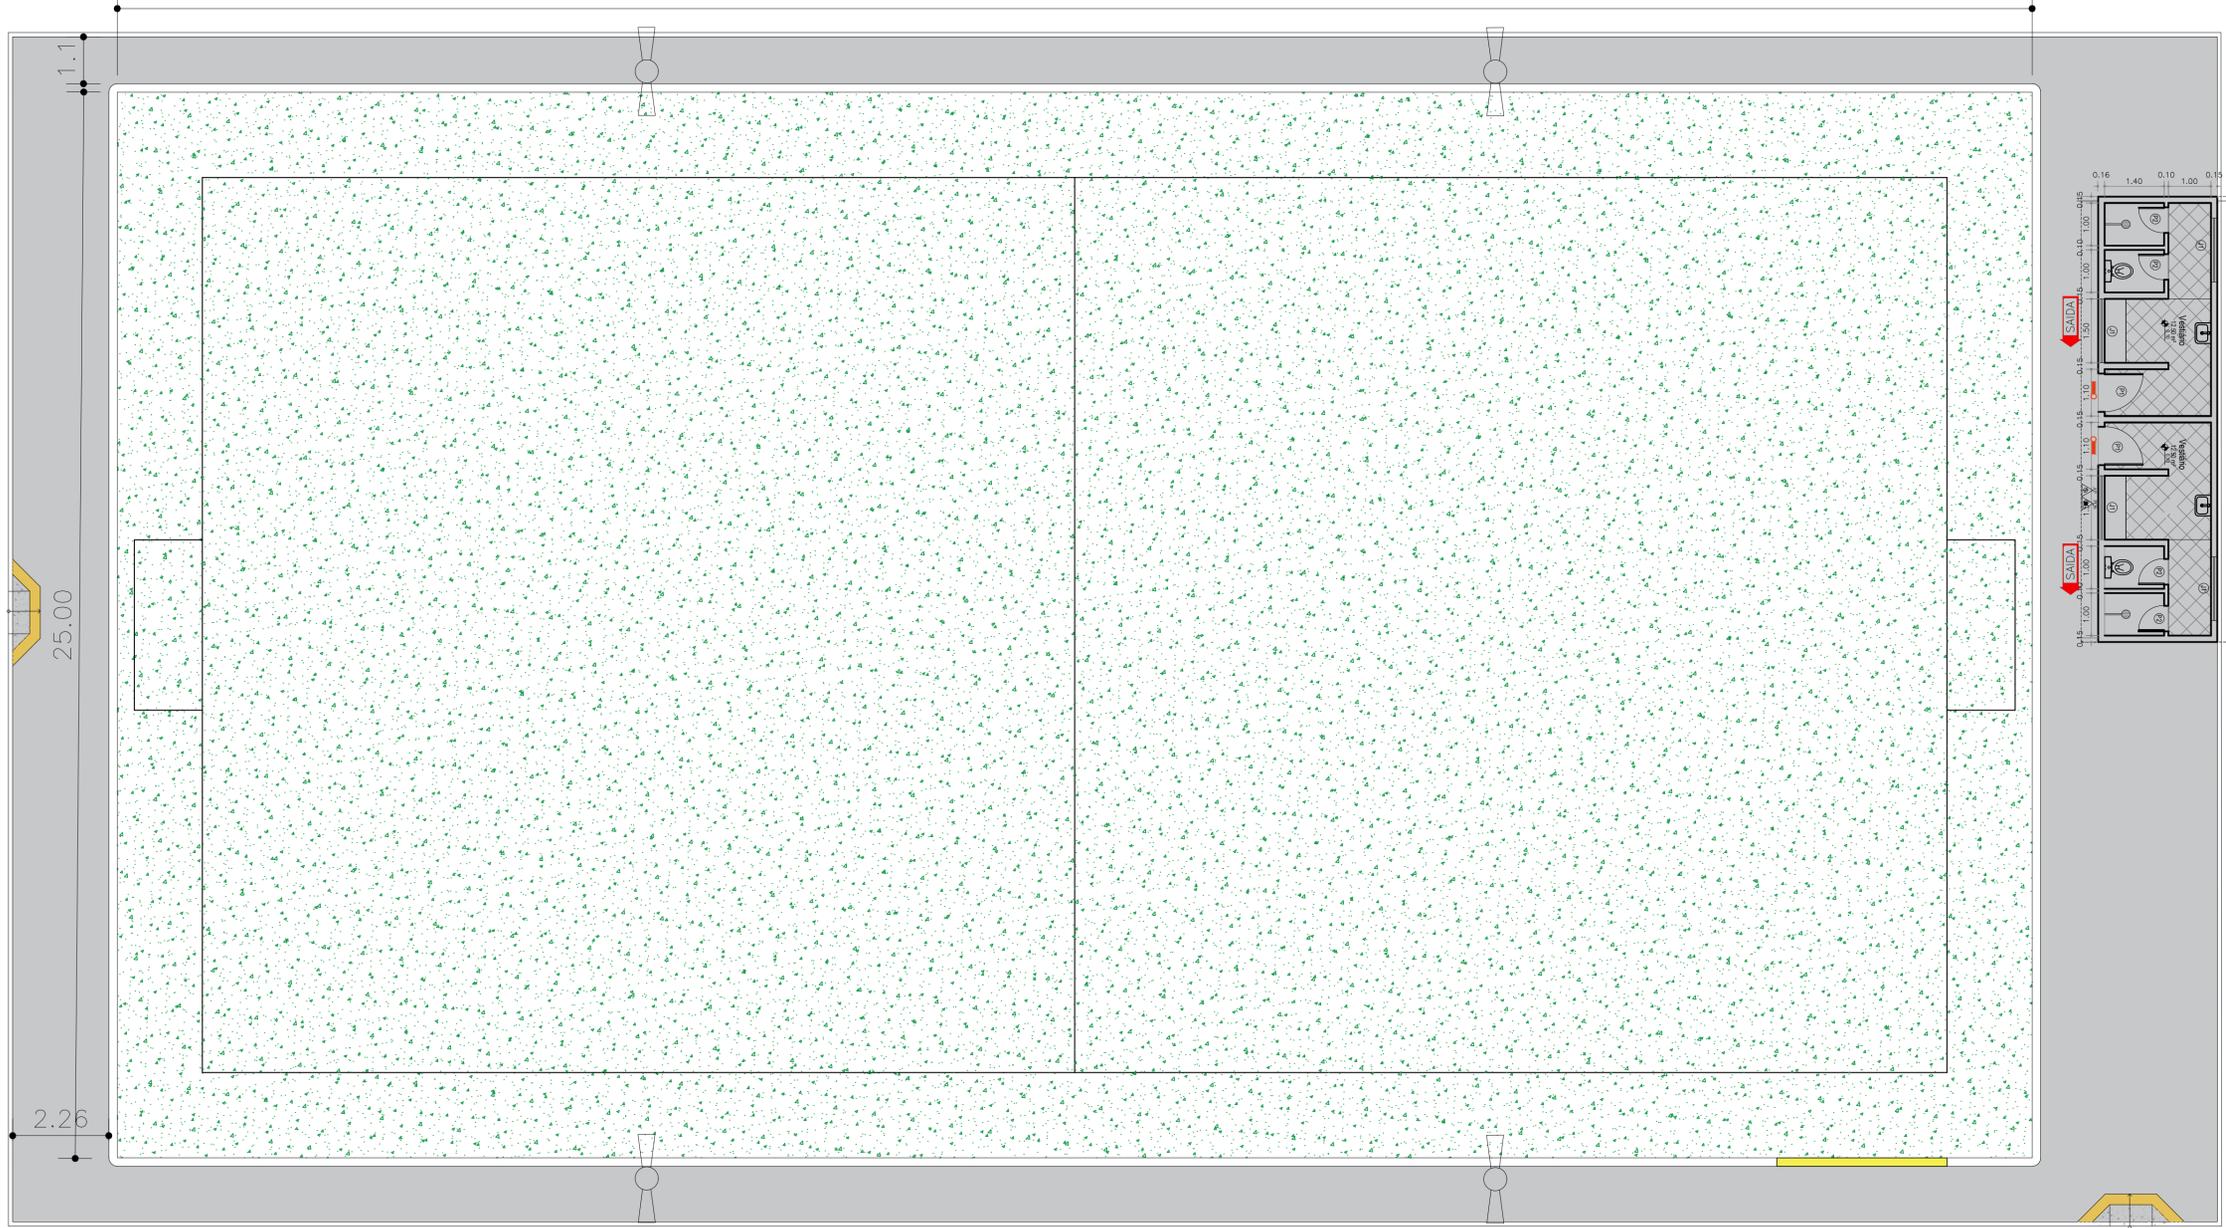

52.00

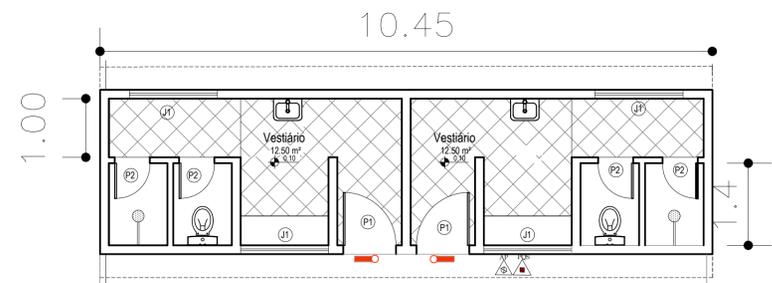


Quadro de Esquadrias			
Código	Tamanho	Qtd.	Tipo
J1	1.50x0.40	04	Cobogó de Concreto
P1	0.90x2.10	02	Tipo gro em madeira maciça
P2	0.60x1.80	04	Tipo gro em madeira laminada

Área do Terreno: 1.456,00m²	Área do Campo (Gramado): 1.125,00m²
Área de Calçadas: 293,38m²	Área Construída(Vestibulos): 37,62m²

Planta Baixa  
Escala: 1:50

DETALHE DO EXTINTOR  
5/ Escala

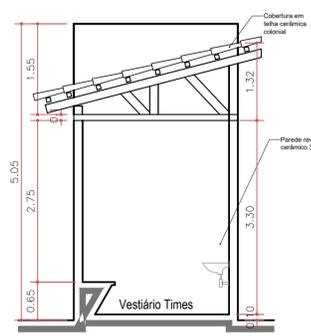


Corte BB'  
Escala: 1:50

	Luminária de emergência com bateria autônoma >=02h com lâmpada de 03W (n=2, 1,0m)
	Extintor de água pressurizada - 10 L
	Extintor de pó químico seco - 4 Kg
	Sinalização de Emergência



Placas em material Fotoluminescente, de acordo com o padrão estabelecido na NBR 13.434-2

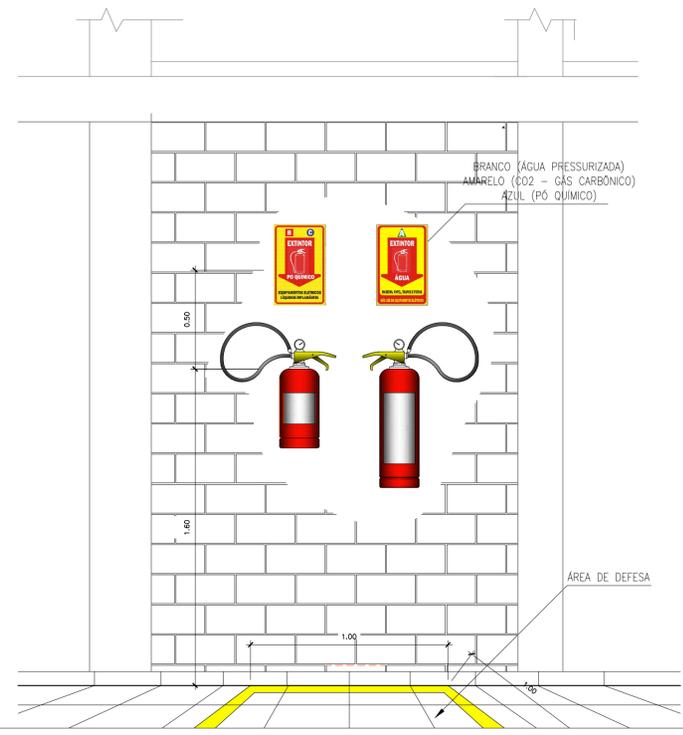

AUTOR: \_\_\_\_\_  
 PROPRIETÁRIO: \_\_\_\_\_  
 EXECUÇÃO: \_\_\_\_\_

**PREFEITURA MUNICIPAL  
DE CAMPO REDONDO**

PROJETO: PROJETO DE COMBATE A INCÊNDIO - CLCB  
 LOCAL: CAMPO REDONDO  
 ASSUNTO: PLANTA BAIXA

PRANCHA  
**01/01**

APROVAÇÃO	ESCALA: <b>INDICADA</b>	DATA:
	ÁREA: <b>37,62m²</b>	<b>04/02/2022</b>